



1 PLANTA DE LANÇAMENTO DA REDE
ESCALA 1/75

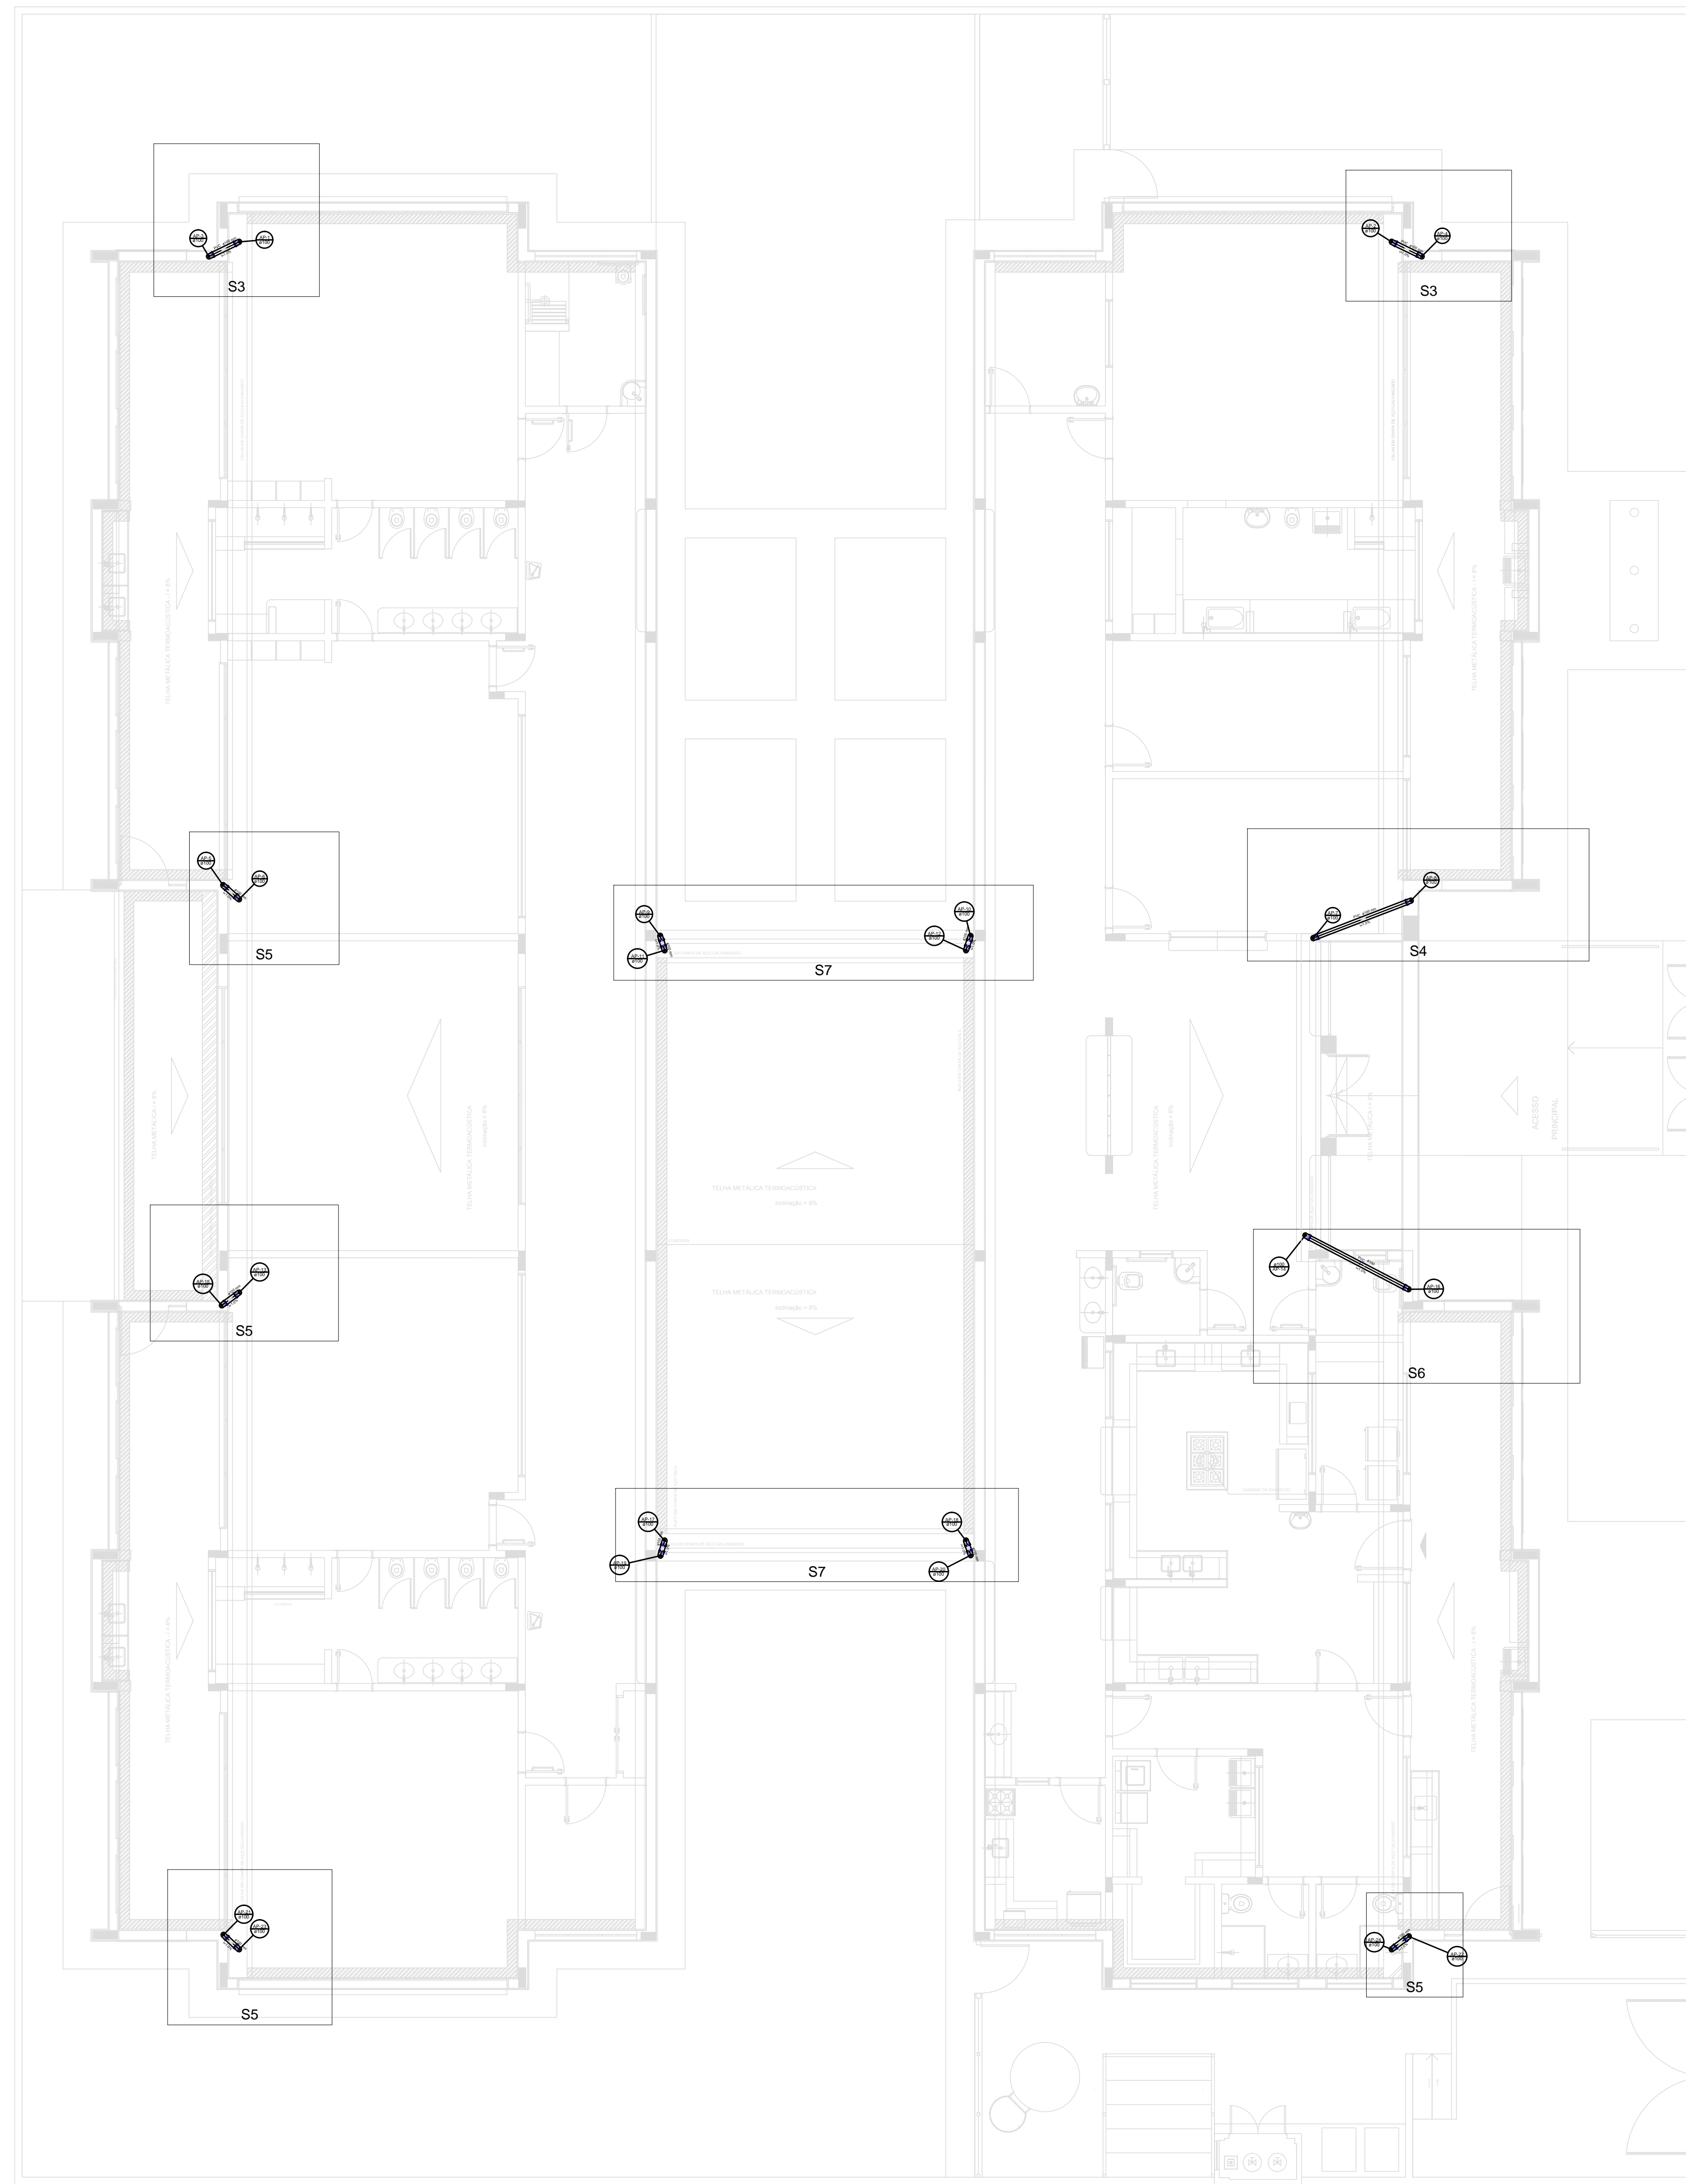

2 INDICAÇÃO DOS DETALHES
ESCALA 1/75

LEGENDA	
	CAIXA DE ÁREA PLUVIAL SIMPLES
	JOELHO 45
	JOELHO 45- DESCE
	JOELHO 90
	JOELHO 90- COLUNA
	JOELHO 90- DESCE
	CURVA 90 CURTA- DESCE
	JUNÇÃO SIMPLES
	TE SANITÁRIO
	RAIOS PLUVIAIS

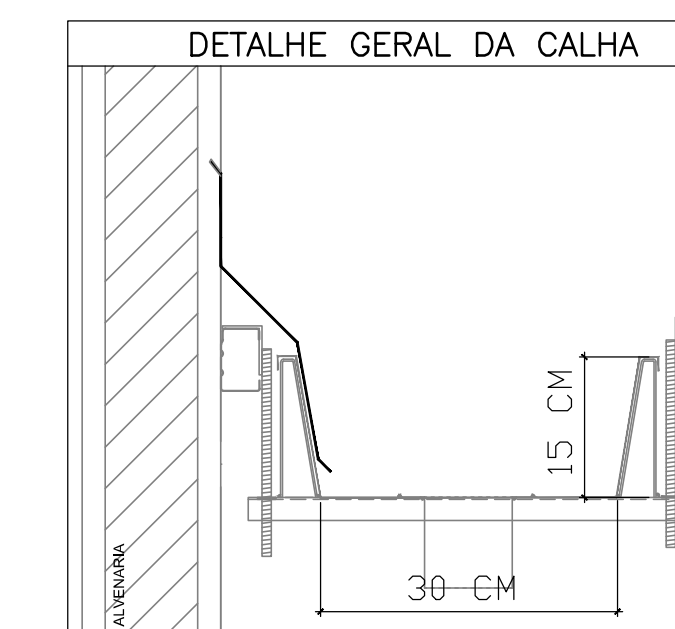

PROJETO PADRÃO - FNDE


PROPRIETÁRIO: _____
 ENDEREÇO: _____
 MUNICÍPIO - UF: _____
 PROPRIETÁRIO: _____
 RESP. TÉCNICO: _____ CREA: _____
 AUTOR DO PROJETO: CAU

DLFO: _____ CREA: _____
 RA: _____


OBSERVAÇÕES: _____
PROJETO EXECUTIVO

**PROGRAMA PROINFÂNCIA - PROJETO TIPO 2
PROJETO DE INSTALAÇÕES**


COORDENAÇÃO: _____
 CGEST - Coordenação Geral de Infraestrutura Educacional
 PLANTA DOS PONTOS DE COLETA DA REDE PLUVIAL
 DESLOCAMENTO DOS PONTOS DE COLETA
HAP
 REVISÃO: R.00 ESCALA: 1/75 PRANCHAS: _____
 DATA EMISSÃO: _____
 FORMATO: _____ DATA: _____

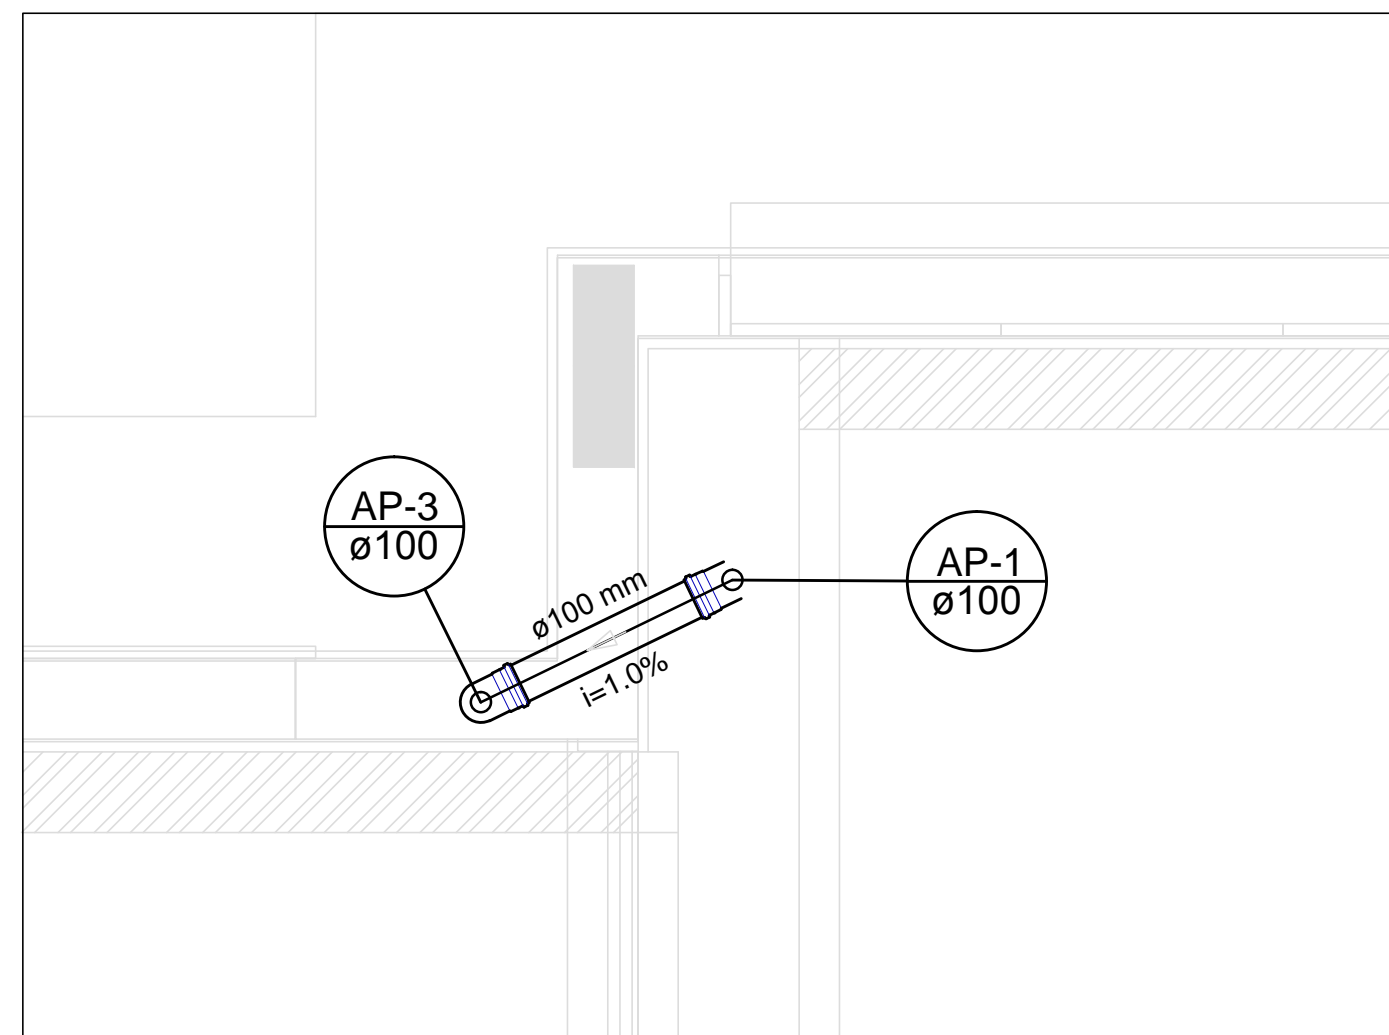


Detalhe S3
escala 1:25

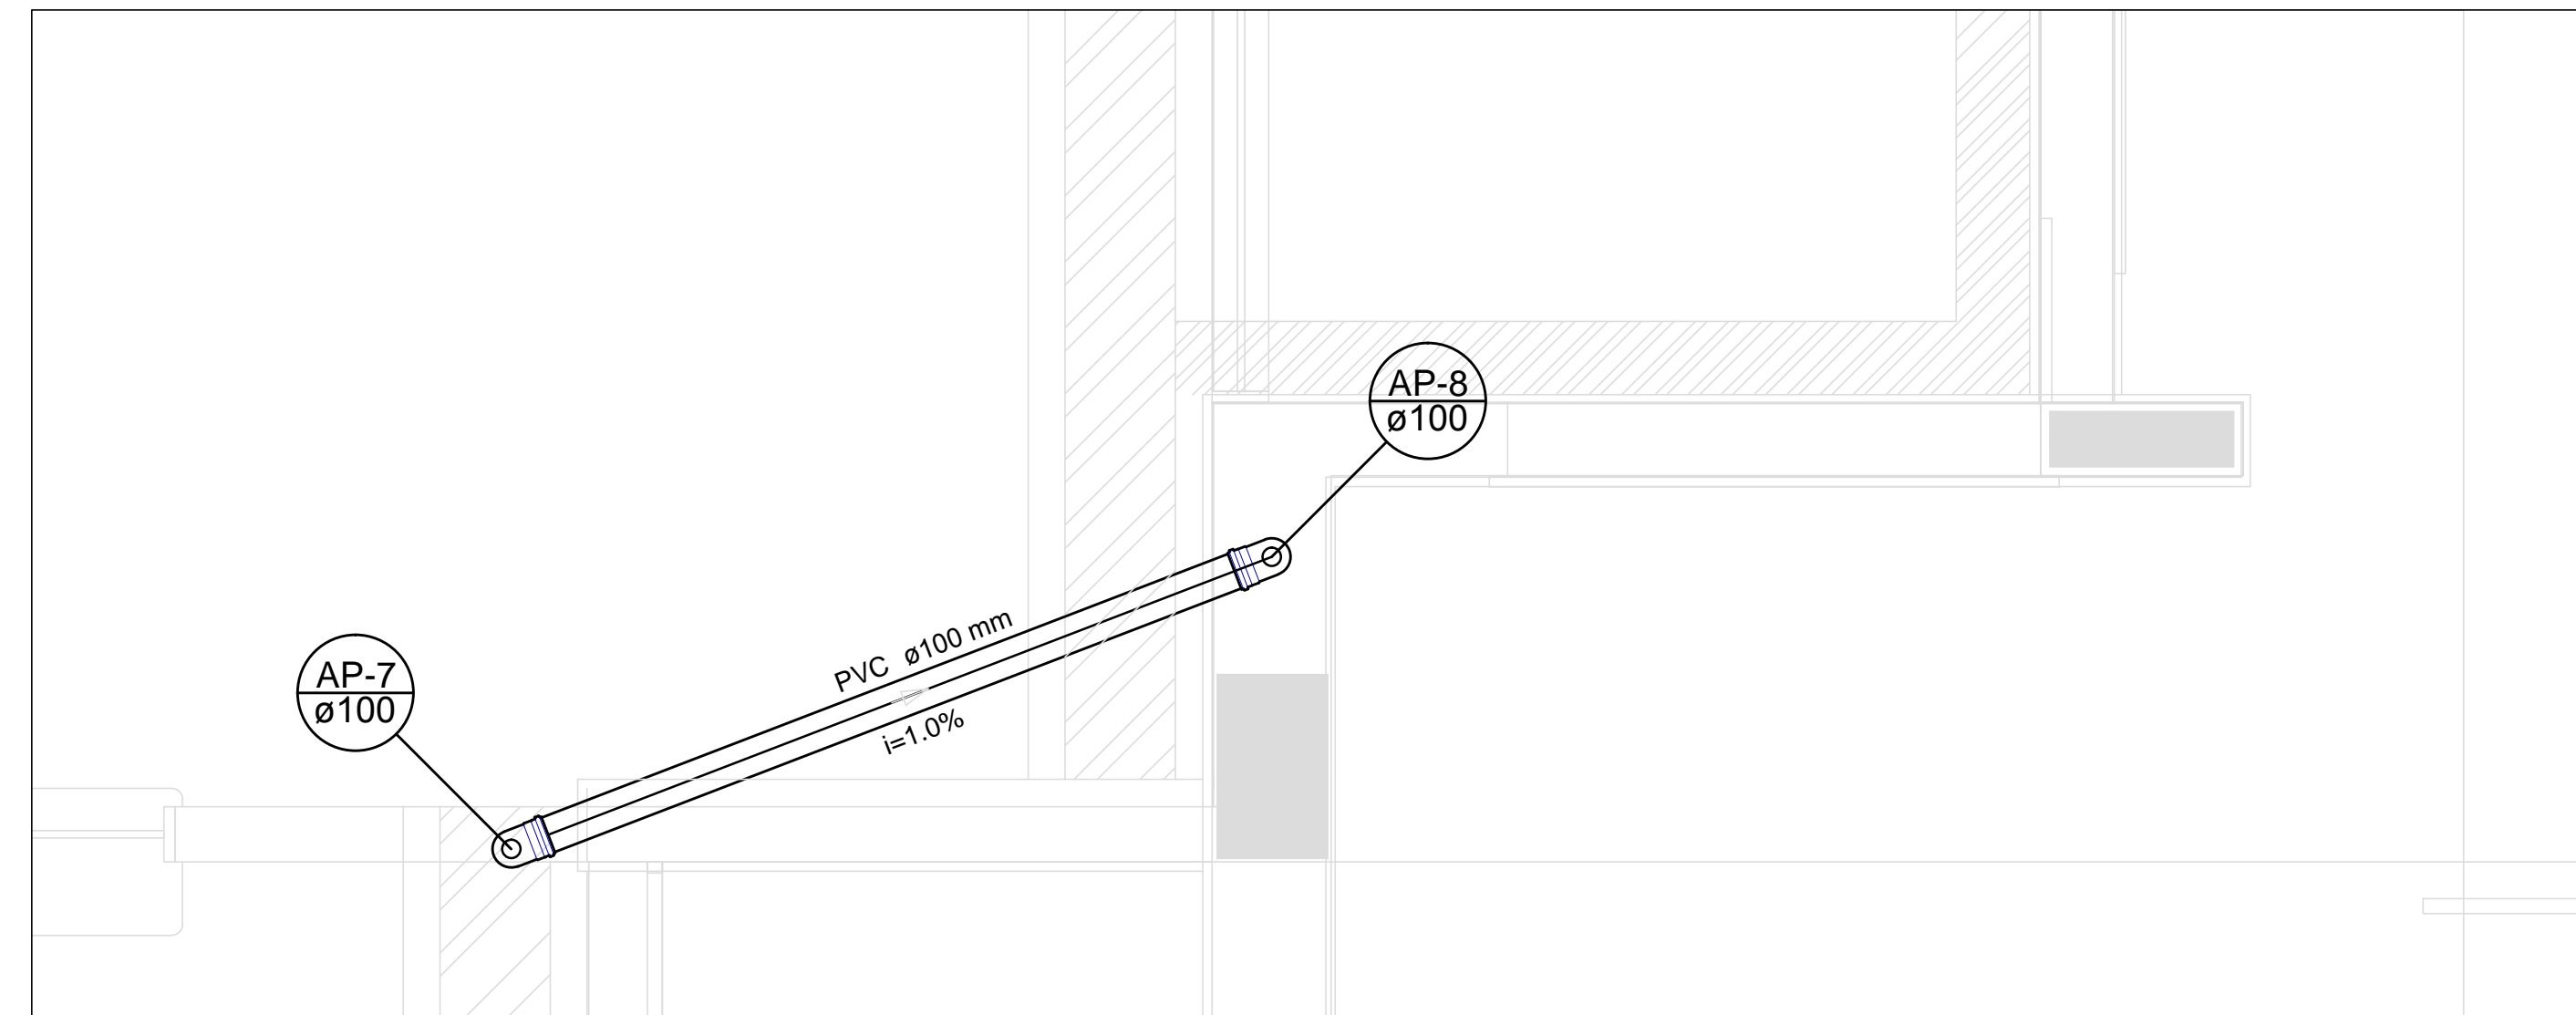


Detalhe S4
escala 1:25

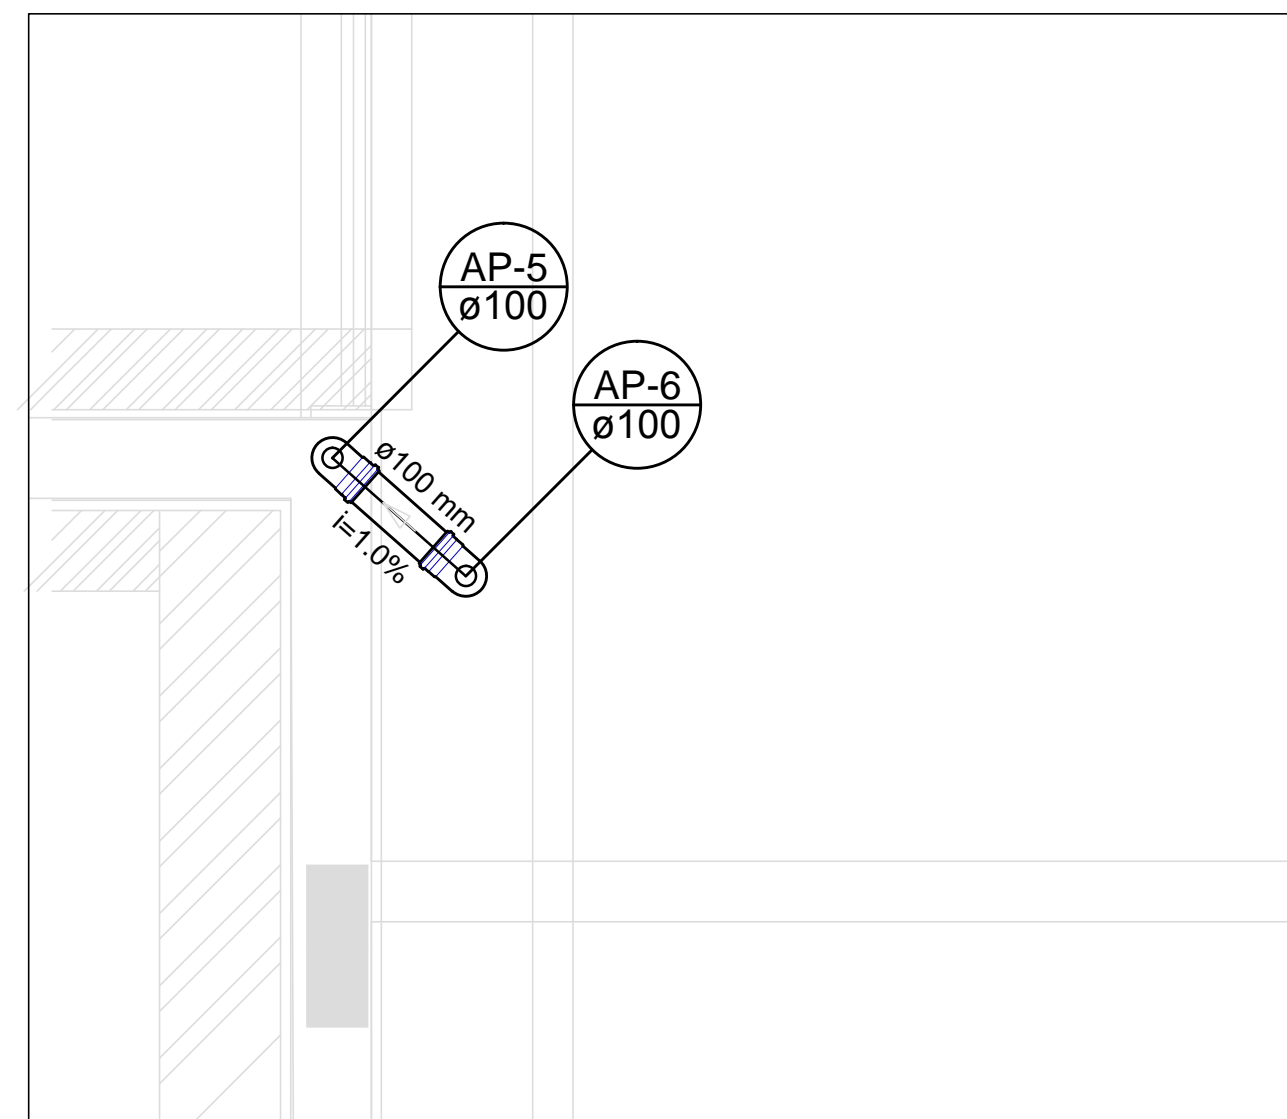

Detalhe S5
escala 1:25

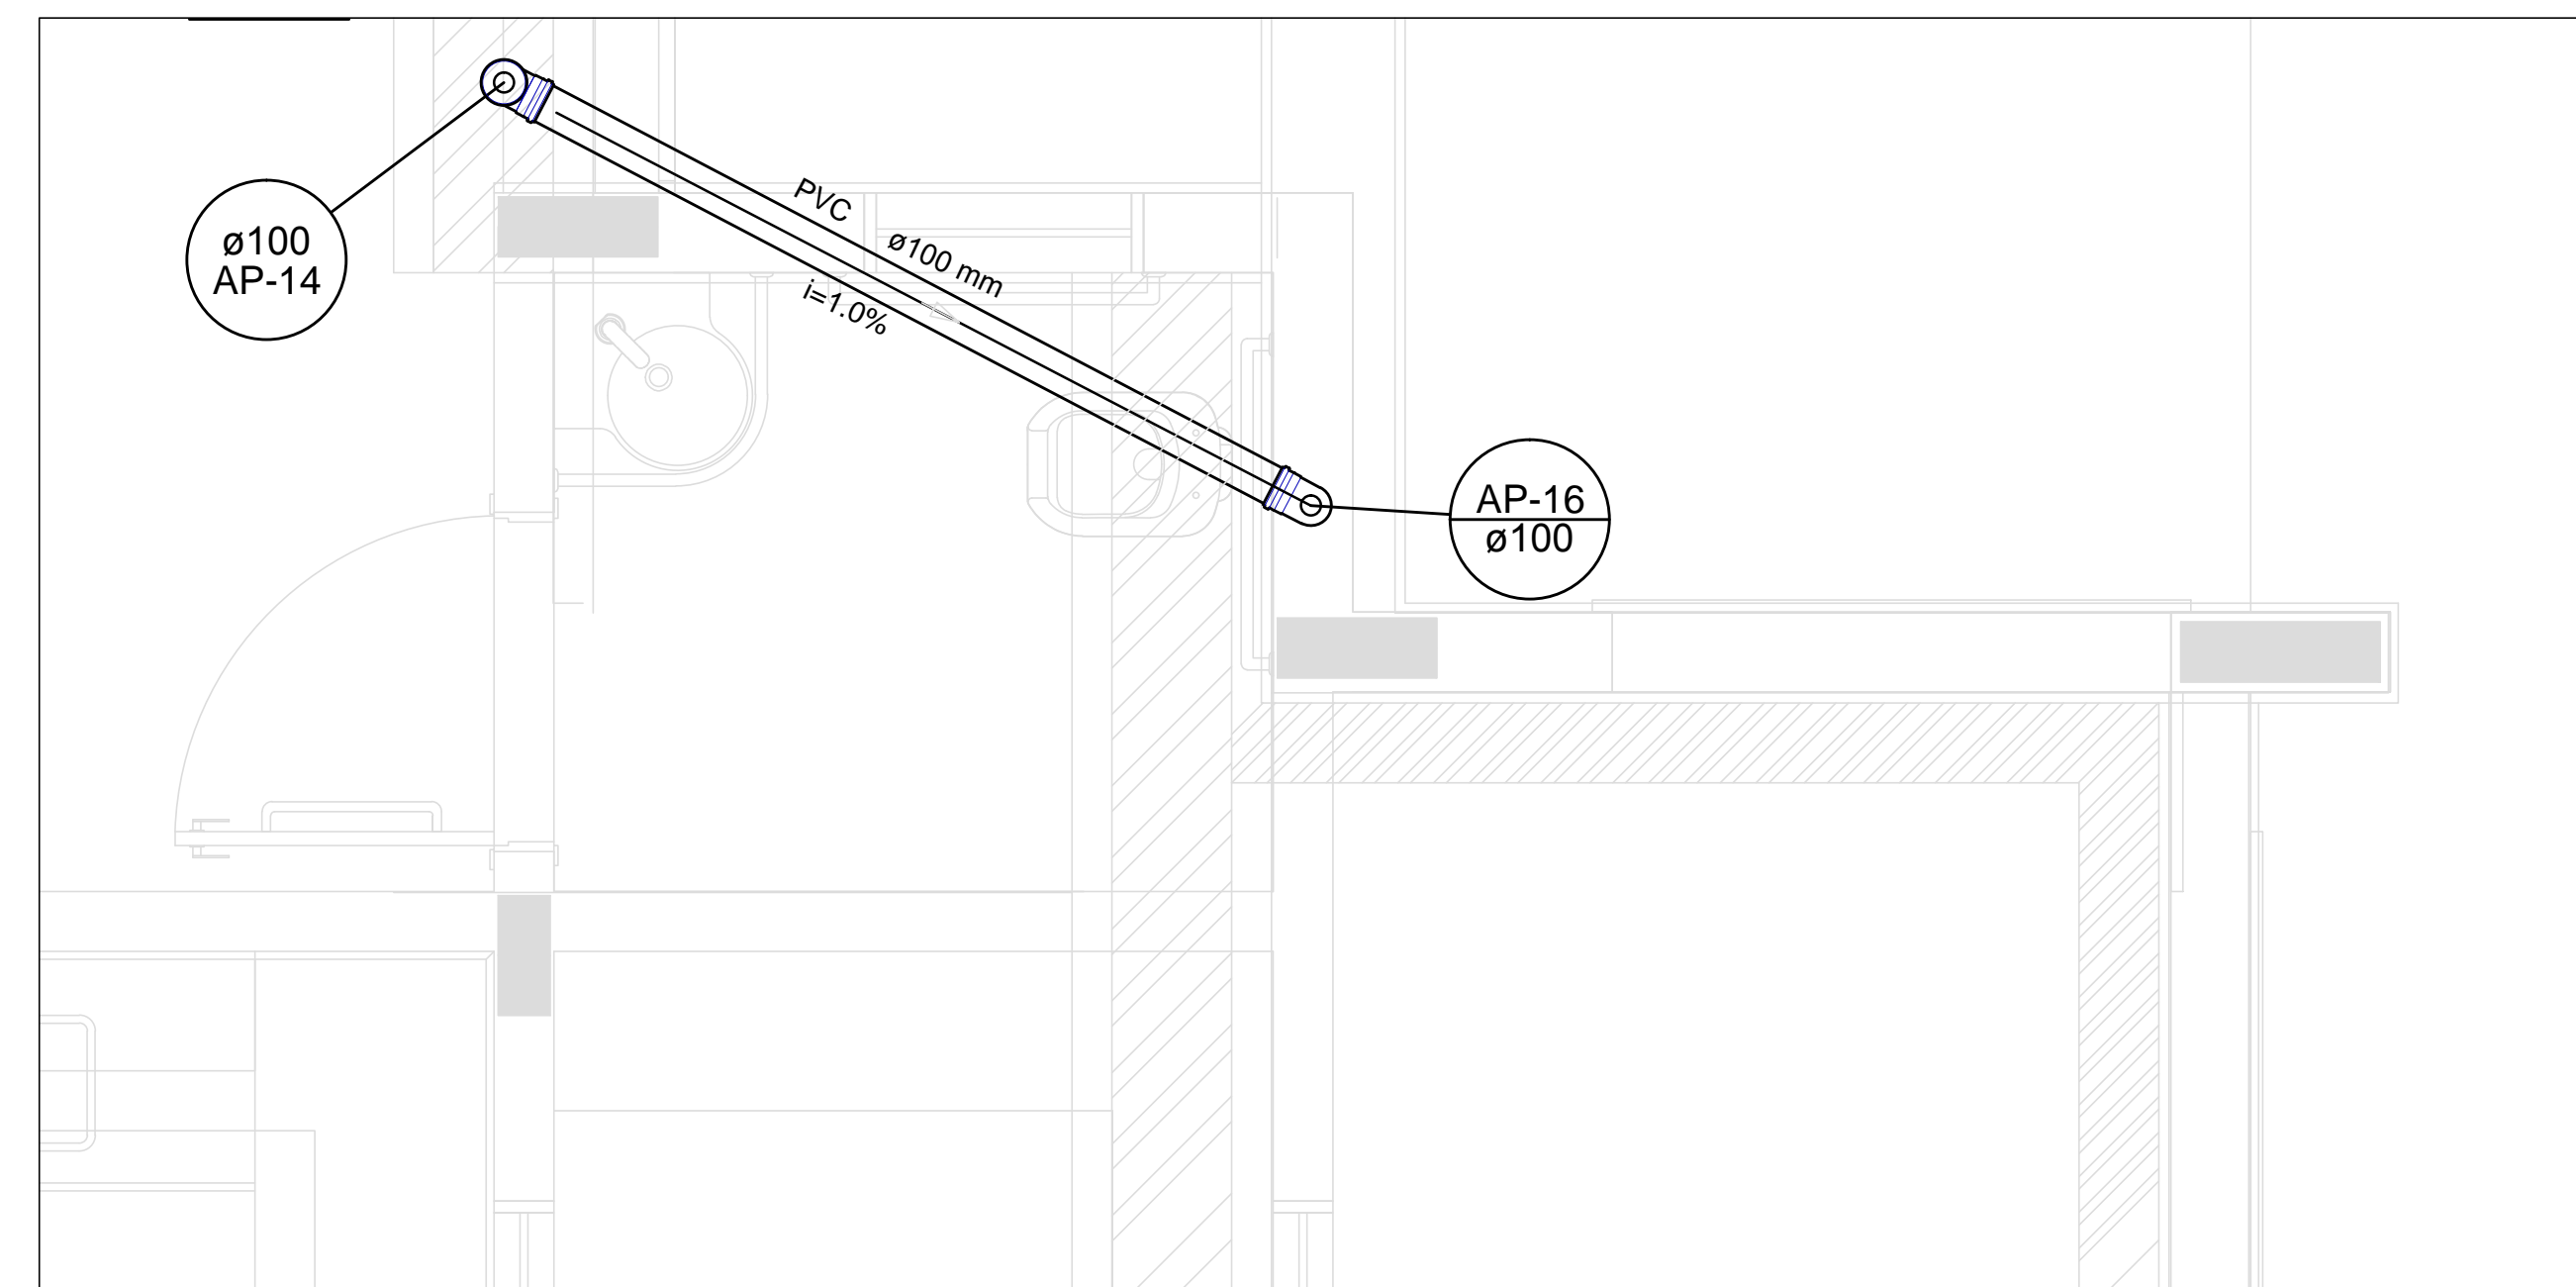


Detalhe S6
escala 1:25

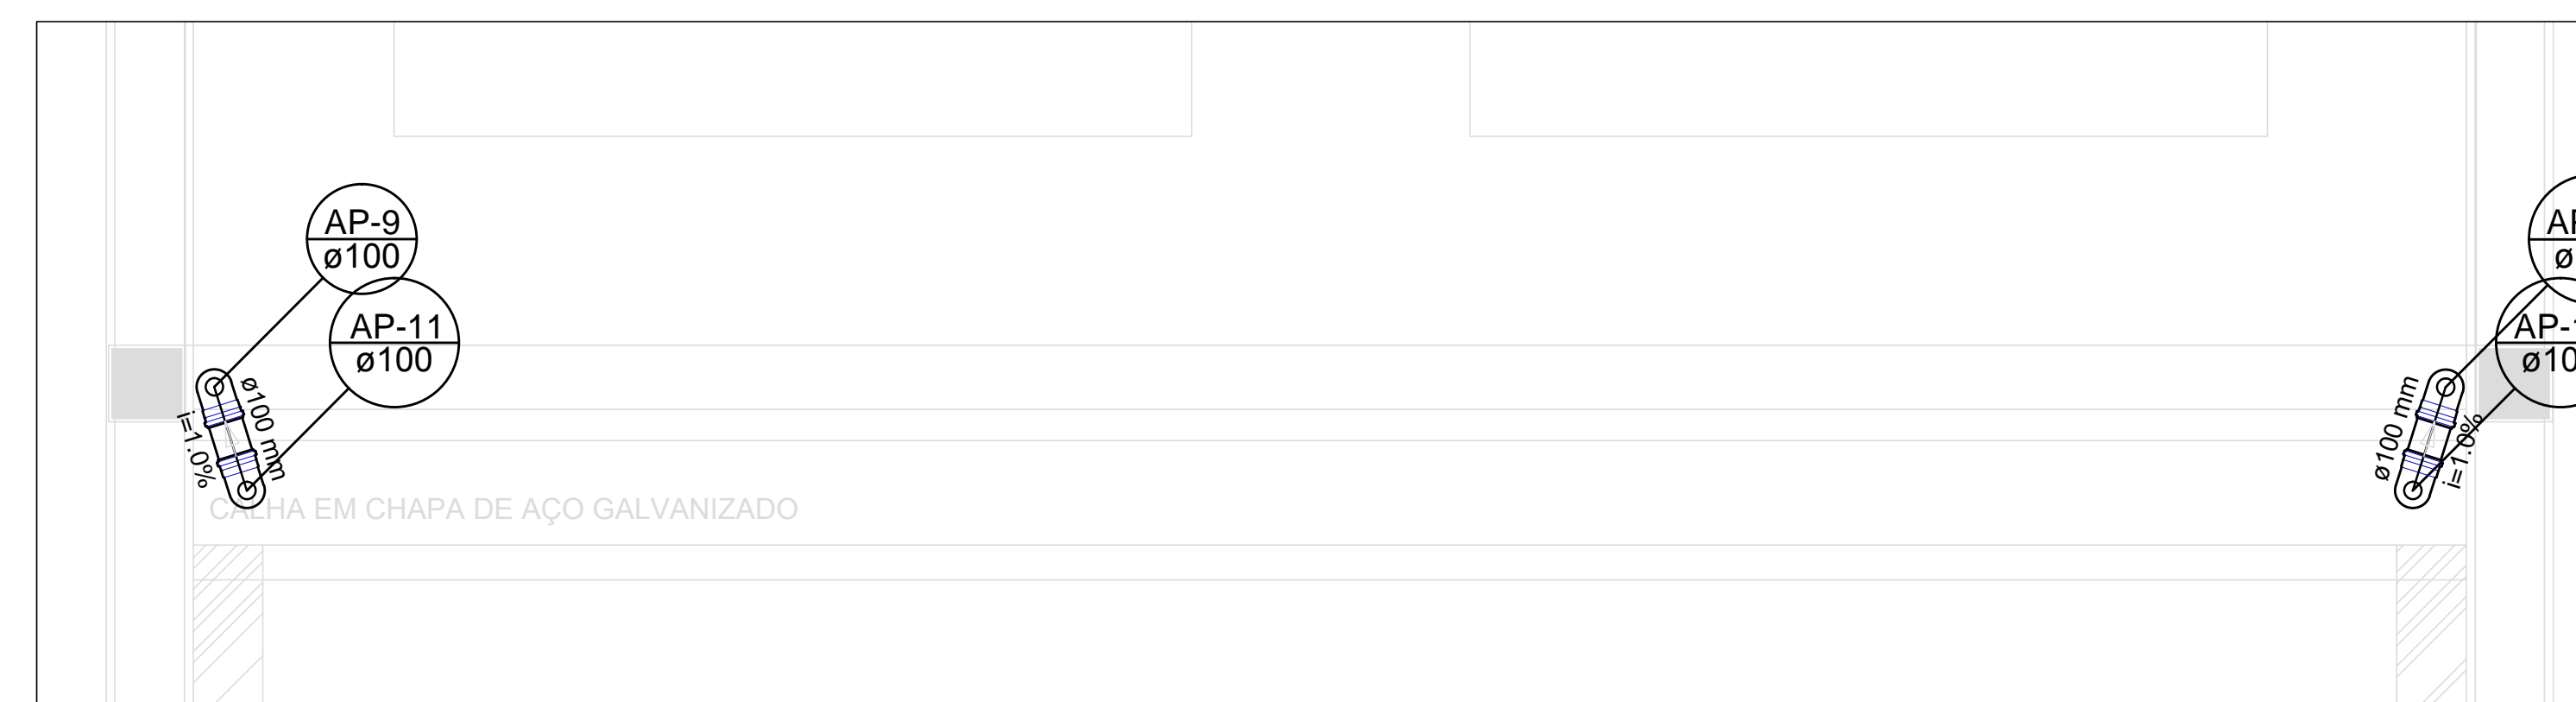

Detalhe S7
escala 1:25

1 DETALHES
ESCALA 1:25

LEGENDA	
	CAIXA DE ÁREA PLUVIAL SIMPLES
	JOELHO 45
	JOELHO 45- DESECE
	JOELHO 90
	JOELHO 90- COLUNA
	JOELHO 90- DESECE
	CURVA 90 CURTA- DESECE
	JUNÇÃO SIMPLES
	TE SANITÁRIO
	FALSO PLUMAS

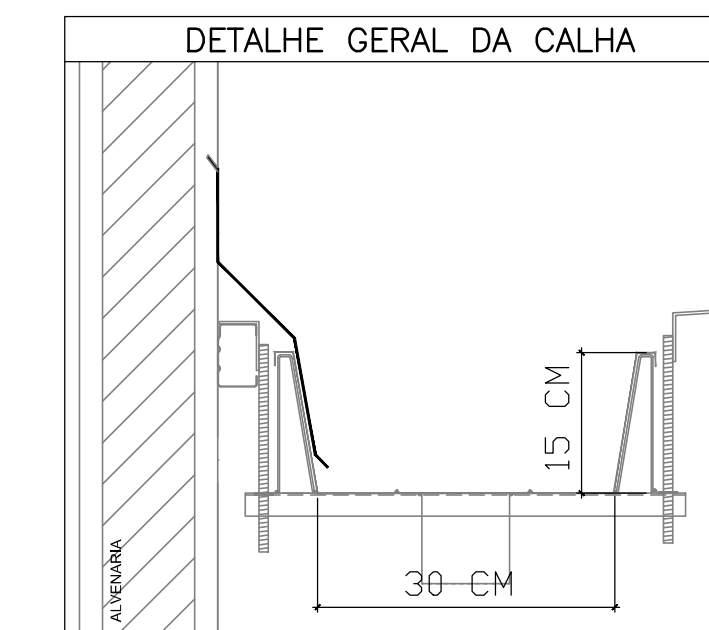

PROJETO PADRÃO - FNDE

PROPRIETÁRIO: _____
 ENDEREÇO: _____
 MUNICÍPIO - UF: _____

PROPRIETÁRIO: _____
 RESP. TÉCNICO: _____ CREA: _____
 AUTOR DO PROJETO: _____ CAU: _____


DLFO	CREA
	RA

OBSERVAÇÕES:
 PROJETO EXECUTIVO


PROGRAMA PROINFÂNCIA - PROJETO TIPO 2
 PROJETO DE INSTALAÇÕES

COORDENAÇÃO CGEST - Coordenação Geral de Infraestrutura Educativa	DETALHES PONTOS DE TRANSIÇÃO	HAP
FORMATO (841x530)	REVISÃO R/00	ESCALA 1:25 DATA EMISSÃO JUNHO/2015
		PRANCHAS 02/03

1 PLANTA BAIXA
ESCALA 1/75

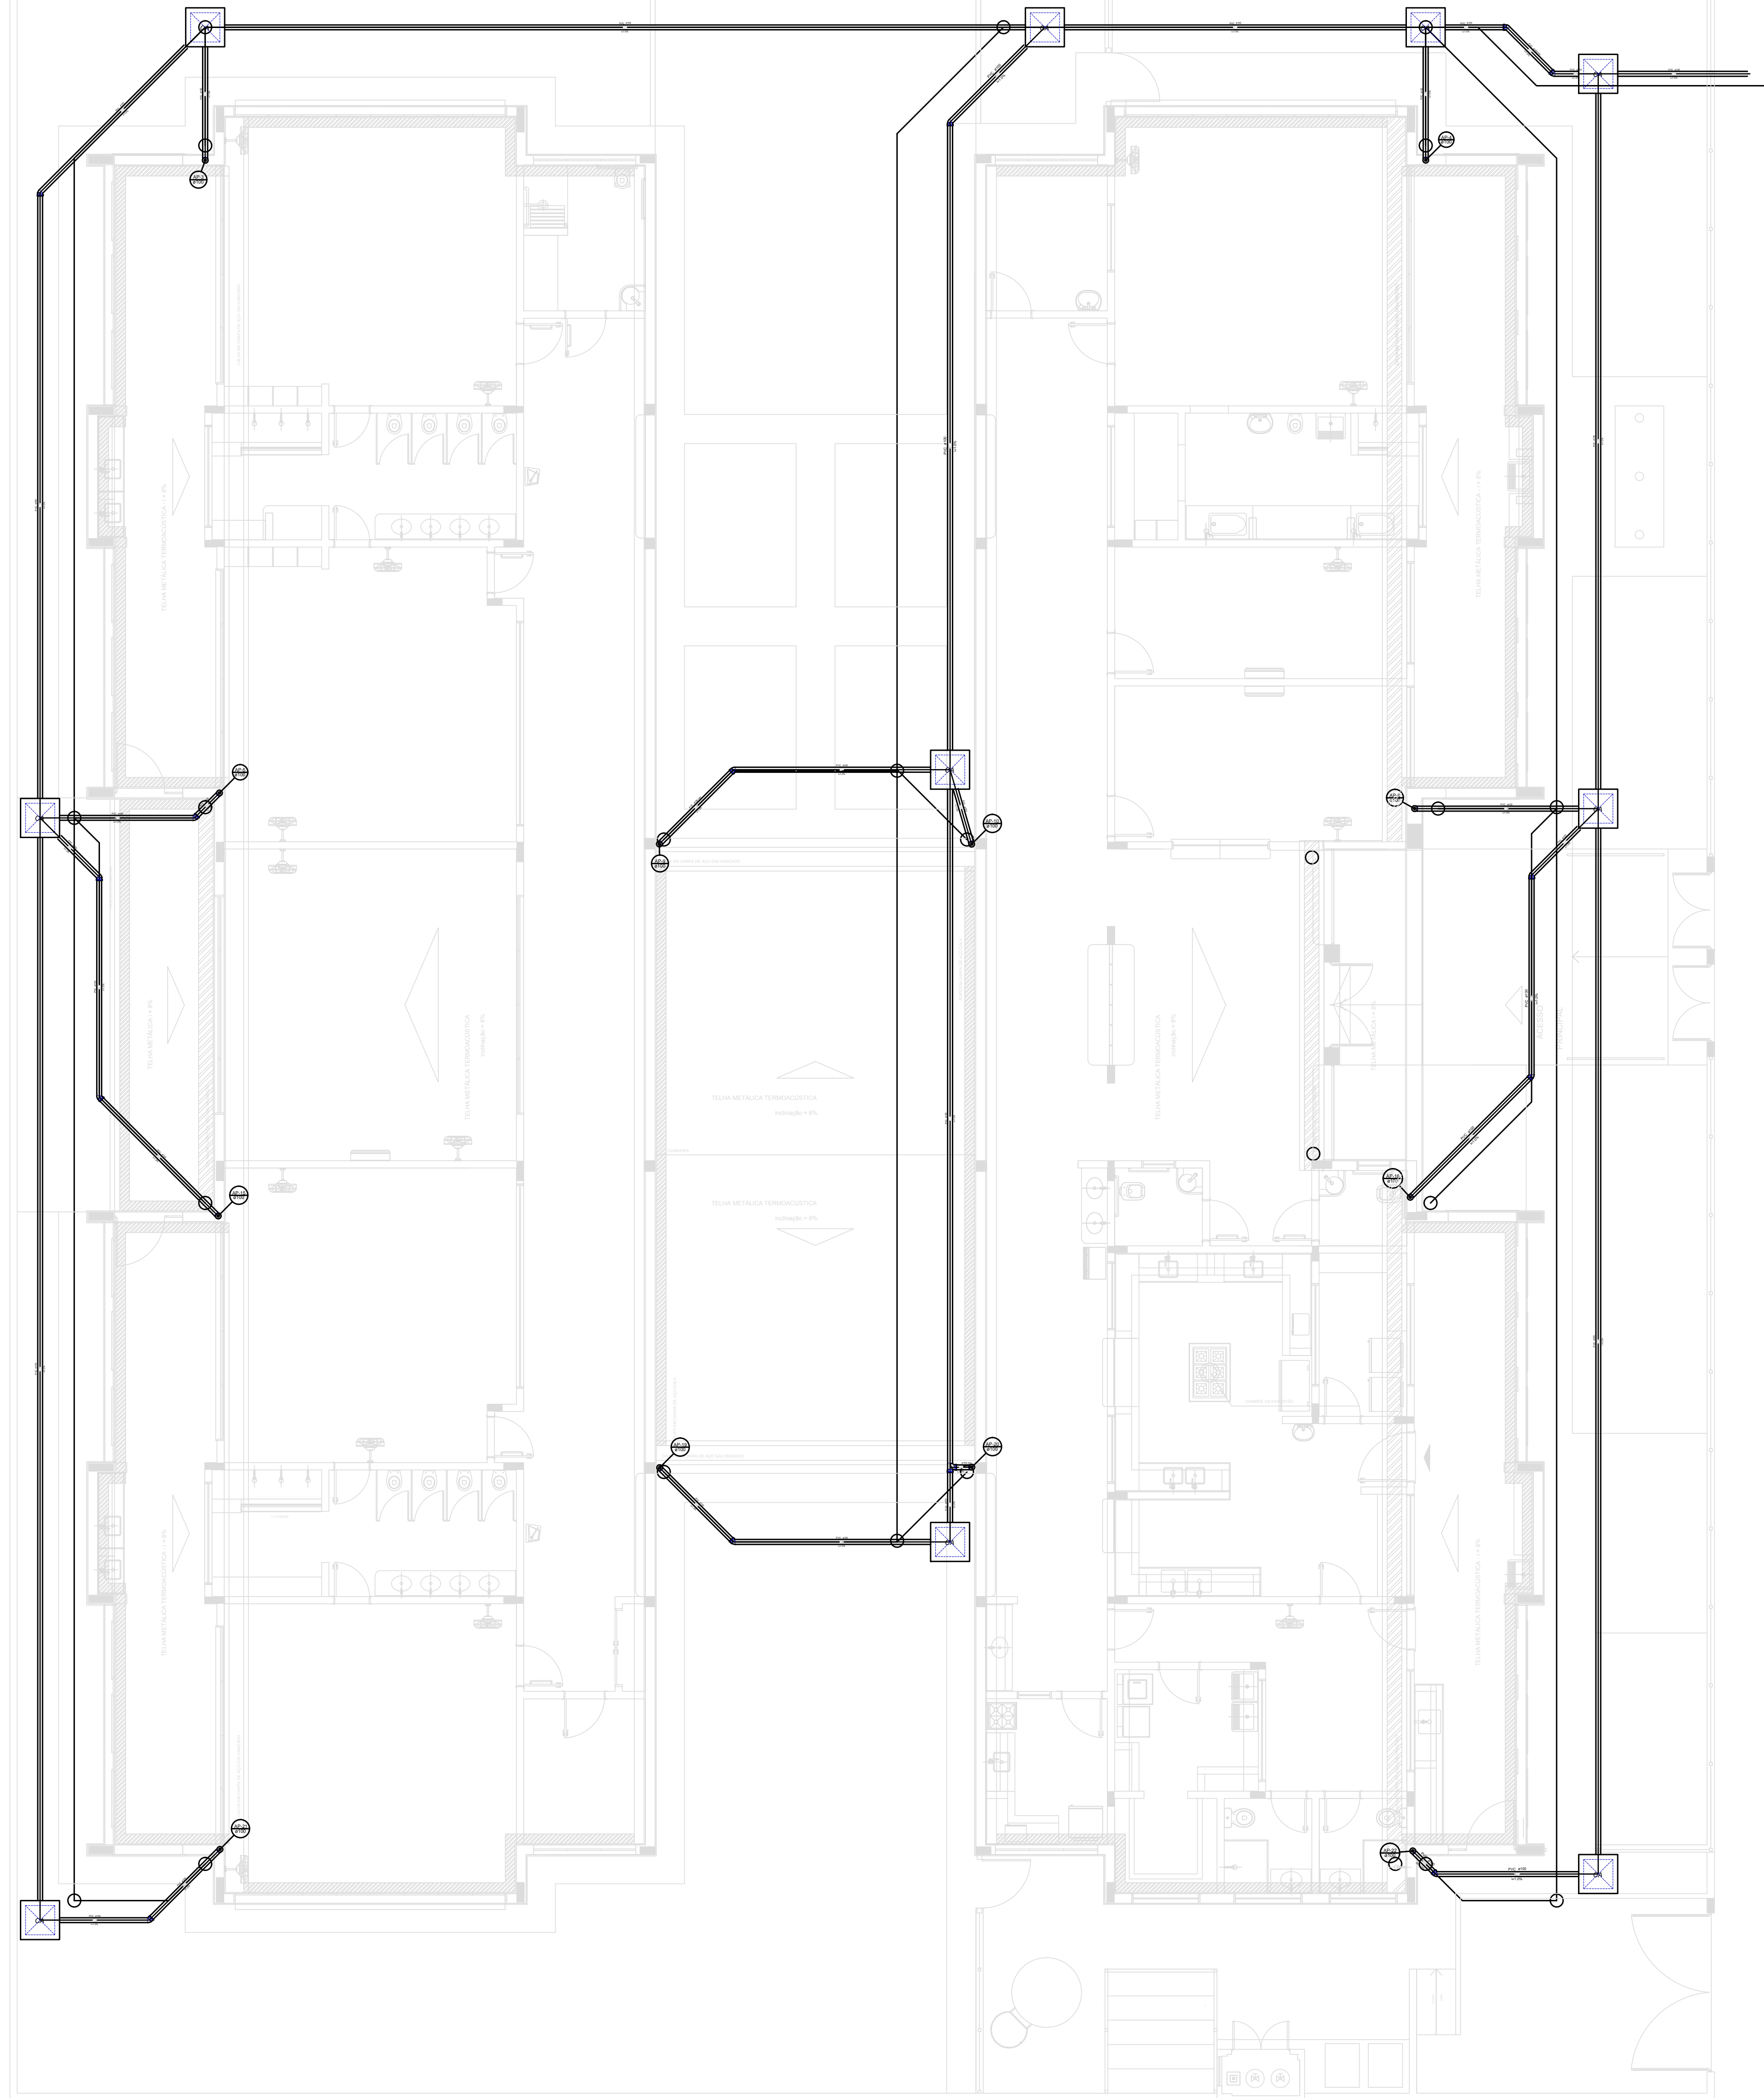

LEGENDA	
	CAIXA DE AREA PLUVIAL SIMPLES
	JOELHO 45
	JOELHO 45- DESECE
	JOELHO 90
	JOELHO 90- COLLINA
	JOELHO 90- DESECE
	CURVA 90 CURTA- DESECE
	JUNÇÃO SIMPLES
	TE SANITÁRIO
	RALOS PLUVIAIS

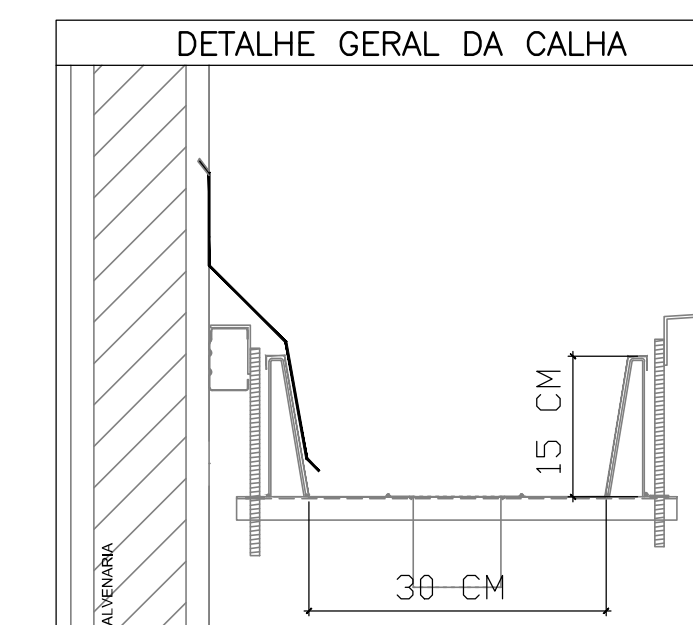

PROJETO PADRÃO - FNDE

PROPRIETÁRIO: _____
 ENDEREÇO: _____
 MUNICÍPIO - UF: _____

PROPRIETÁRIO: _____
 RESP. TÉCNICO: _____ CREA: _____
 AUTOR DO PROJETO: _____ CAU: _____

DLFO	CREA
	RA

OBSERVAÇÕES:
 PROJETO EXECUTIVO

PROGRAMA PROINFÂNCIA - PROJETO TIPO 2
 PROJETO DE INSTALAÇÕES

COORDENAÇÃO CGEST - Coordenação Geral de Infraestrutura Educativa	PLANTA DE LANÇAMENTO DA REDE PLUVIAL TÉRREO	HAP
REVISÃO R/00	ESCALA 1/75 DATA EMISSÃO JUNHO/2015	PRANCHA 03/03
FORMATO A0 (841x1189)		